


# PŮDORYS 1.NP ZATEPLENÍ

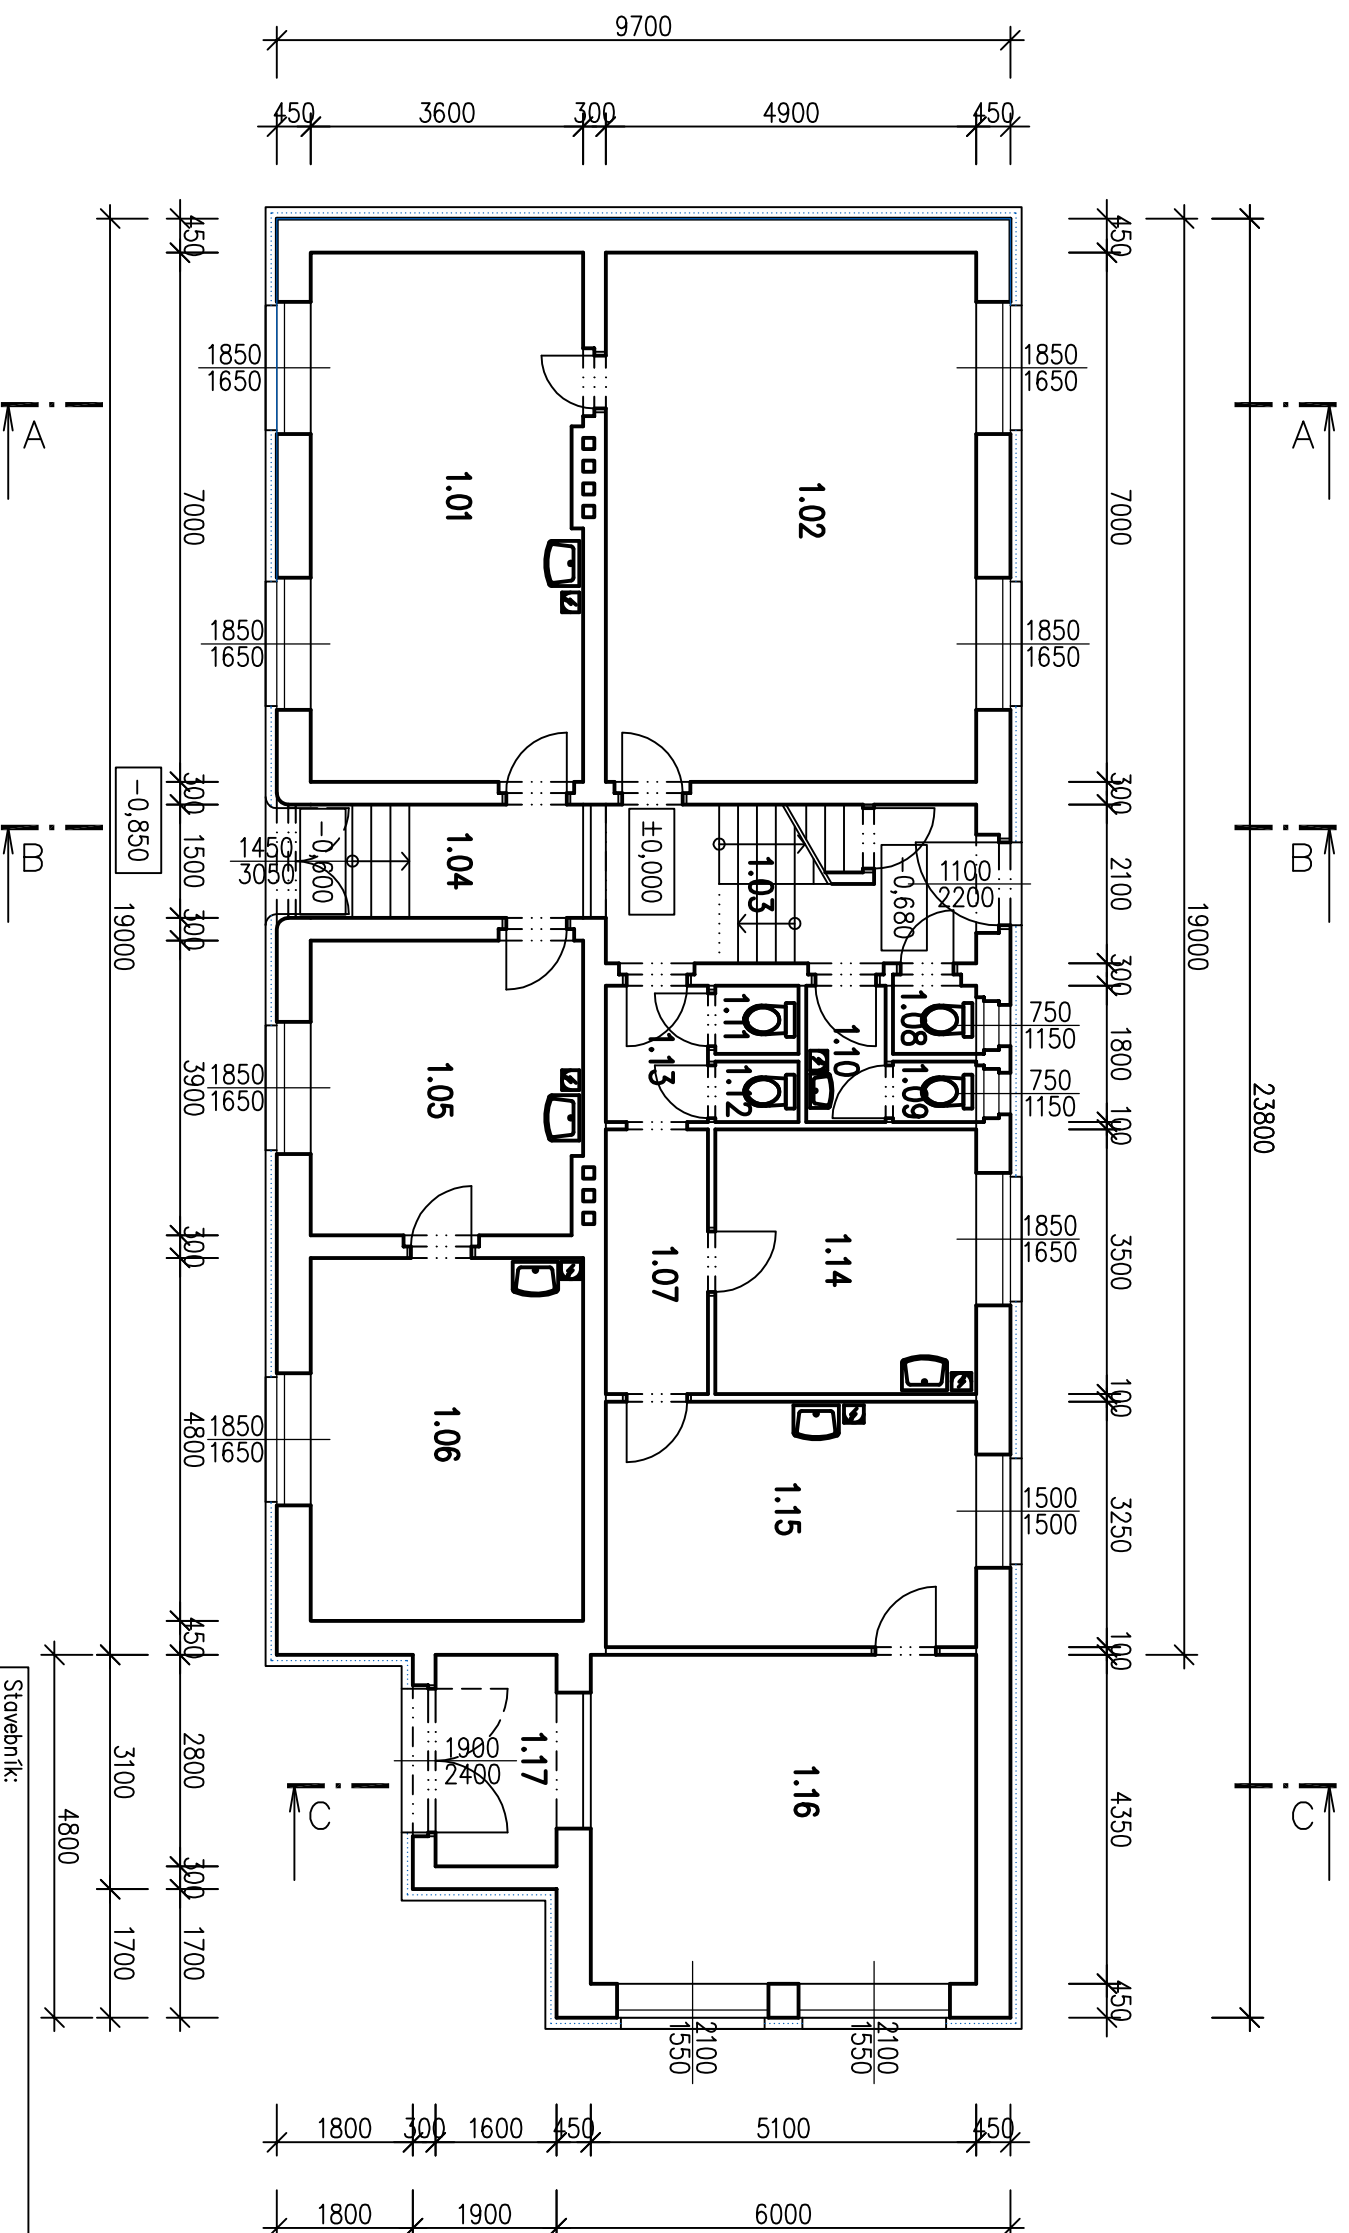

Tabulka místností		
Číslo	Jméno	Plocha
1.01	KANCELÁŘ	25,28
1.02	KANCELÁŘ	34,56
1.03	SCHODIŠTĚ	11,32
1.04	ZADVĚŘÍ	6,39
1.05	ČEKÁRNA	14,18
1.06	ORDINACE LÉKAŘE	17,40
1.07	CHODBA	4,96
1.08	WC	1,23
1.09	WC	0,95
1.10	SOCIÁLNÍ ZÁZEMÍ	1,89
1.11	WC	1,06
1.12	WC	0,95
1.13	SOCIÁLNÍ ZÁZEMÍ	2,43
1.14	KANCELÁŘ	12,07
1.15	KANCELÁŘ	15,92
1.16	POŠTA	22,18
1.17	ZADVĚŘÍ	5,11

LEGENDA:

ZATEPLENÍ OBVODOVÉ STĚNY MINERÁLNÍ VLNOU TL.150 (ETICS)

Stavebník: OBEC KOŠICE, Košice 47, 391 17 Košice u Tábora			Okres: TÁBOR		
Místo: K.Ú. Košice u Soběslavi, 670812, parc. st.58/2					
Akce: Zateplení obecního úřadu					
<b>KOŠICE</b>					
Měřítko: 1:100	Stupeň: DSP	Počet A4: 2x44	Arch. č.: 17/2013		
Objekt: SO-01 OBECNÍ ÚŘAD			Č. výt.:		
Název: PŮDORYS 1.NP			Č. kopie		
<b>ING. MARTIN POBUDA</b> Hrabčel 320 391 11 Planá nad Lužnicí IČ: 74383078 tel.: +420 777 894 236 mail: pobudamartin@seznam.cz			Datum: 07/2013 Č. výt.: D: 1.11		